


LEGENDA:
— projektowana siec wodociągowa z przyłączeniami granice działek
○ węzeł wodociągowy
— Z zasawa odciągająca
○ HNI o - > - projektowany hydrant nadciśniony 0,60 mm
— zakres działania hydrantów projektowanych

Investor	Urząd Gminy Lipniki Łużyckie ul. Główna 8, 62-213 Lipniki Łużyckie	Skala 1:1000
Opis	Budowa wodociągu wiejskiego wraz z przyłączeniami dla miejscowości Siedziów gm. Lipniki Łużyckie	Rysunek nr 4
Tytuł rysunku	Planiza zbiornika - plan zagospodarowania terenu	
Projektant	ZAKŁAD PROJEKTOWANIA I USŁUG INŻYNIERSKICH mgr inż. Tomasz Mironiuk, mgr inż. Dorota Bieda ul. Pomorska 76, 68-200 Żary	
Sprawdzający	mgr inż. Anna Jankowska, mgr inż. Agnieszka Wojcik ul. Masłowa 14, 68-008 Dobra	
Aydatant	mgr inż. Tomasz Mironiuk ul. Kuczyńskiego 6, 68-200 Żary	

Miara do celów projektowych
Wzrost: wysłuchana
Skala: 1:1000
ARKISZ nr 1
wsp. lokalna
punkt: Żary
jednostka wydawnicza 081185 3 Lipniki Łużyckie
opis: Lipniki Łużyckie
obryt: SPP Siedziów
data: 2014-08-20
projekt: 1:1000
numer: 2014-08-20
data: 2014-08-20

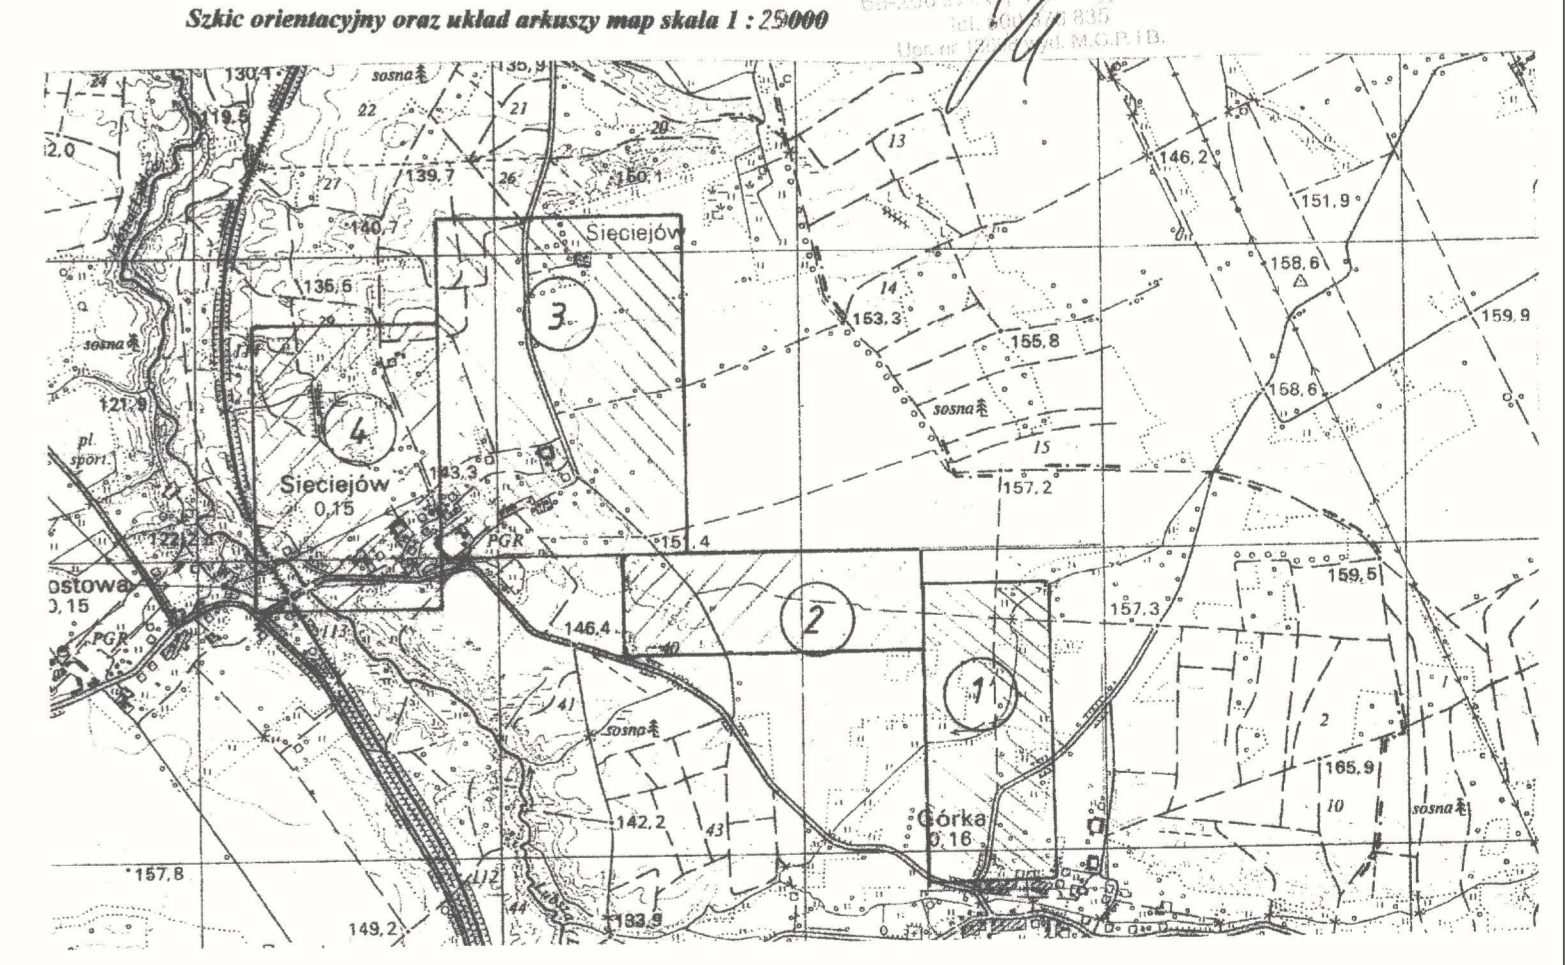

SKALA ORYGINALNYCH DOKUMENTÓW: 1:25000
SKALA ORYGINALNYCH DOKUMENTÓW: 1:25000