


ZBIORNIK WYRÓWNAWCZY
Skala 1:50

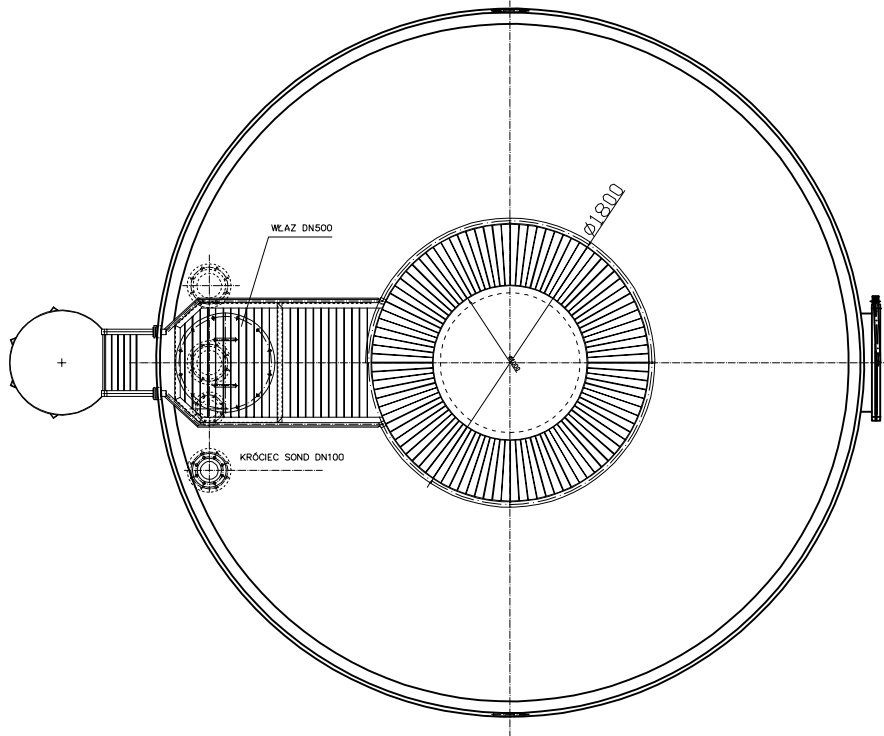

PRACOWNIA PROJEKTOW "MM-PROJEKT" - mgr inż. Maciej Marciniak Aleja Wojska Polskiego 98 68-200 Żary tel. 661-936-630					
Obiekt	UJĘCIE Z LOKALNEJ STUDNI GŁĘBINOWEJ WRAZ Z SUW DLA m.GÓRKA GM. LIPINKI ŁUŻYCKIE				
Inwestor	GMINA LIPINKI ŁUŻYCKIE UL. GŁÓWNA 9 68-213 LIPINKI ŁUŻYCKIE				
Opracowanie	RZUT DACHU - ZBIORNIK WODY UZDATNIONEJ V=50m3				
	Imię i nazwisko	Uprawnienia	Podpis	Skala	1:50
Projektował	Mirosław Michałowski	201/82/ZG			
Sprawdził	inż. Andrzej Wesoly	31/05/ZG		Rys.Nr	8
Opracował	mgr inż. Maciej Marciniak				